


- OZNACZENIA**
 U – Umywalka
- inst. zimnej wody
 - - - inst. ciepłej wody
 - inst. kanalizacji podposadzkowej
 - inst. kanalizacji prowadzona w brudach ściennych

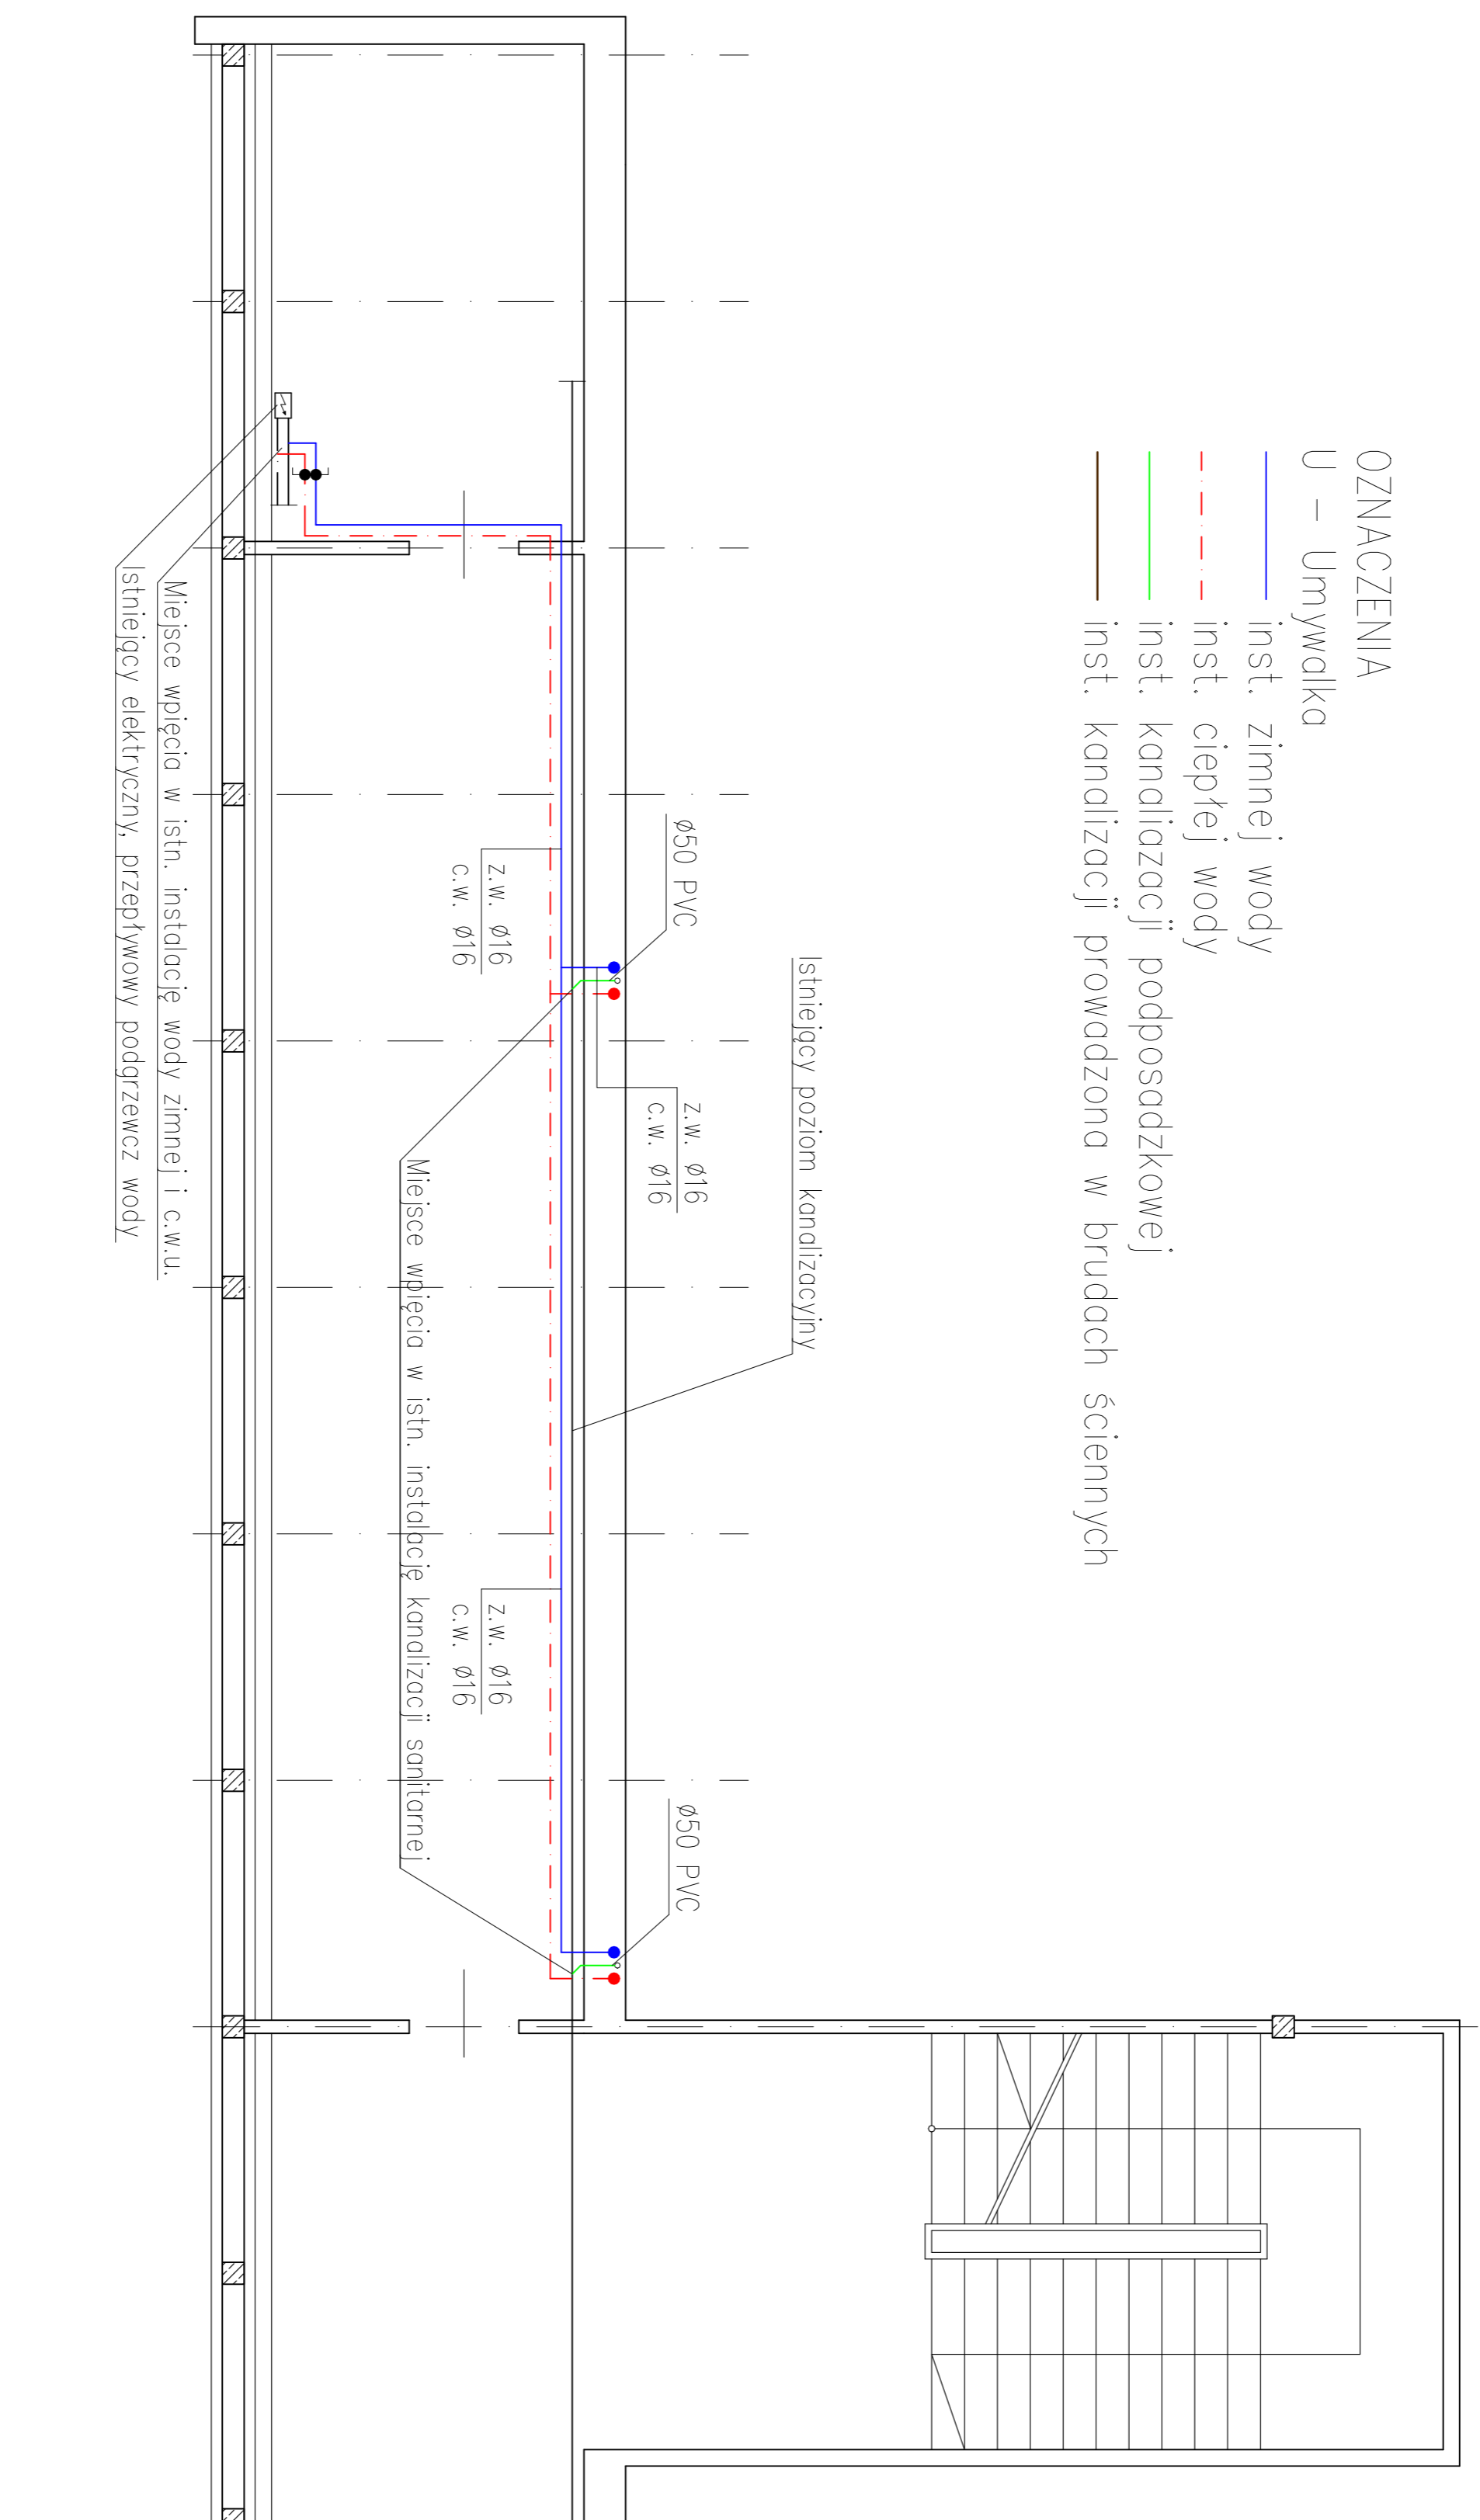

TEMAT:
**INSTALACJA WOD-KAN
 DLA POMIESZCZEN KLAS "0"**

SPECIALNOŚĆ
 SPECJALNOŚĆ: INSTALACJANI W ZAKRESIE SECI
 WODNO-KANALIZACYJNYCH, GAZOWYCH, WODOCIĄGOWYCH I KANALIZACYJNYCH

ADRES:
**BIELAWA, ul. Parkowa 12
 DZ. NR 35 OBR. OSIEDLE**

INWESTOR:
**GININA BIELAWA
 58-260 BIELAWA, PLAC WOLNOŚCI 1**

AB-PROJEKT
 Andrzej Bobiński
 ul. Górska 8a/1
 58-260 Bielawa

ZESPÓŁ PROJEKTOWY:
 PROJEKTANT INSTALACJI SANITARNYCH:
ANDRZEJ BOBIŃSKI
 NR UPRAWNIEN: 26810508
 NR EWID. DOST. 009209

TYTUŁ RYSUNKU:
**INSTALACJA WOD.-KAN.
 RZUT PIWNIC**

NR. RYSUNKU
S2

DATA: 5 SIERPNIA 2020 r.

SKALA: **1:50**